


Potwierdzam zgodność wydrukowanej kopii mapy z oryginałem mapy do celów projektowych

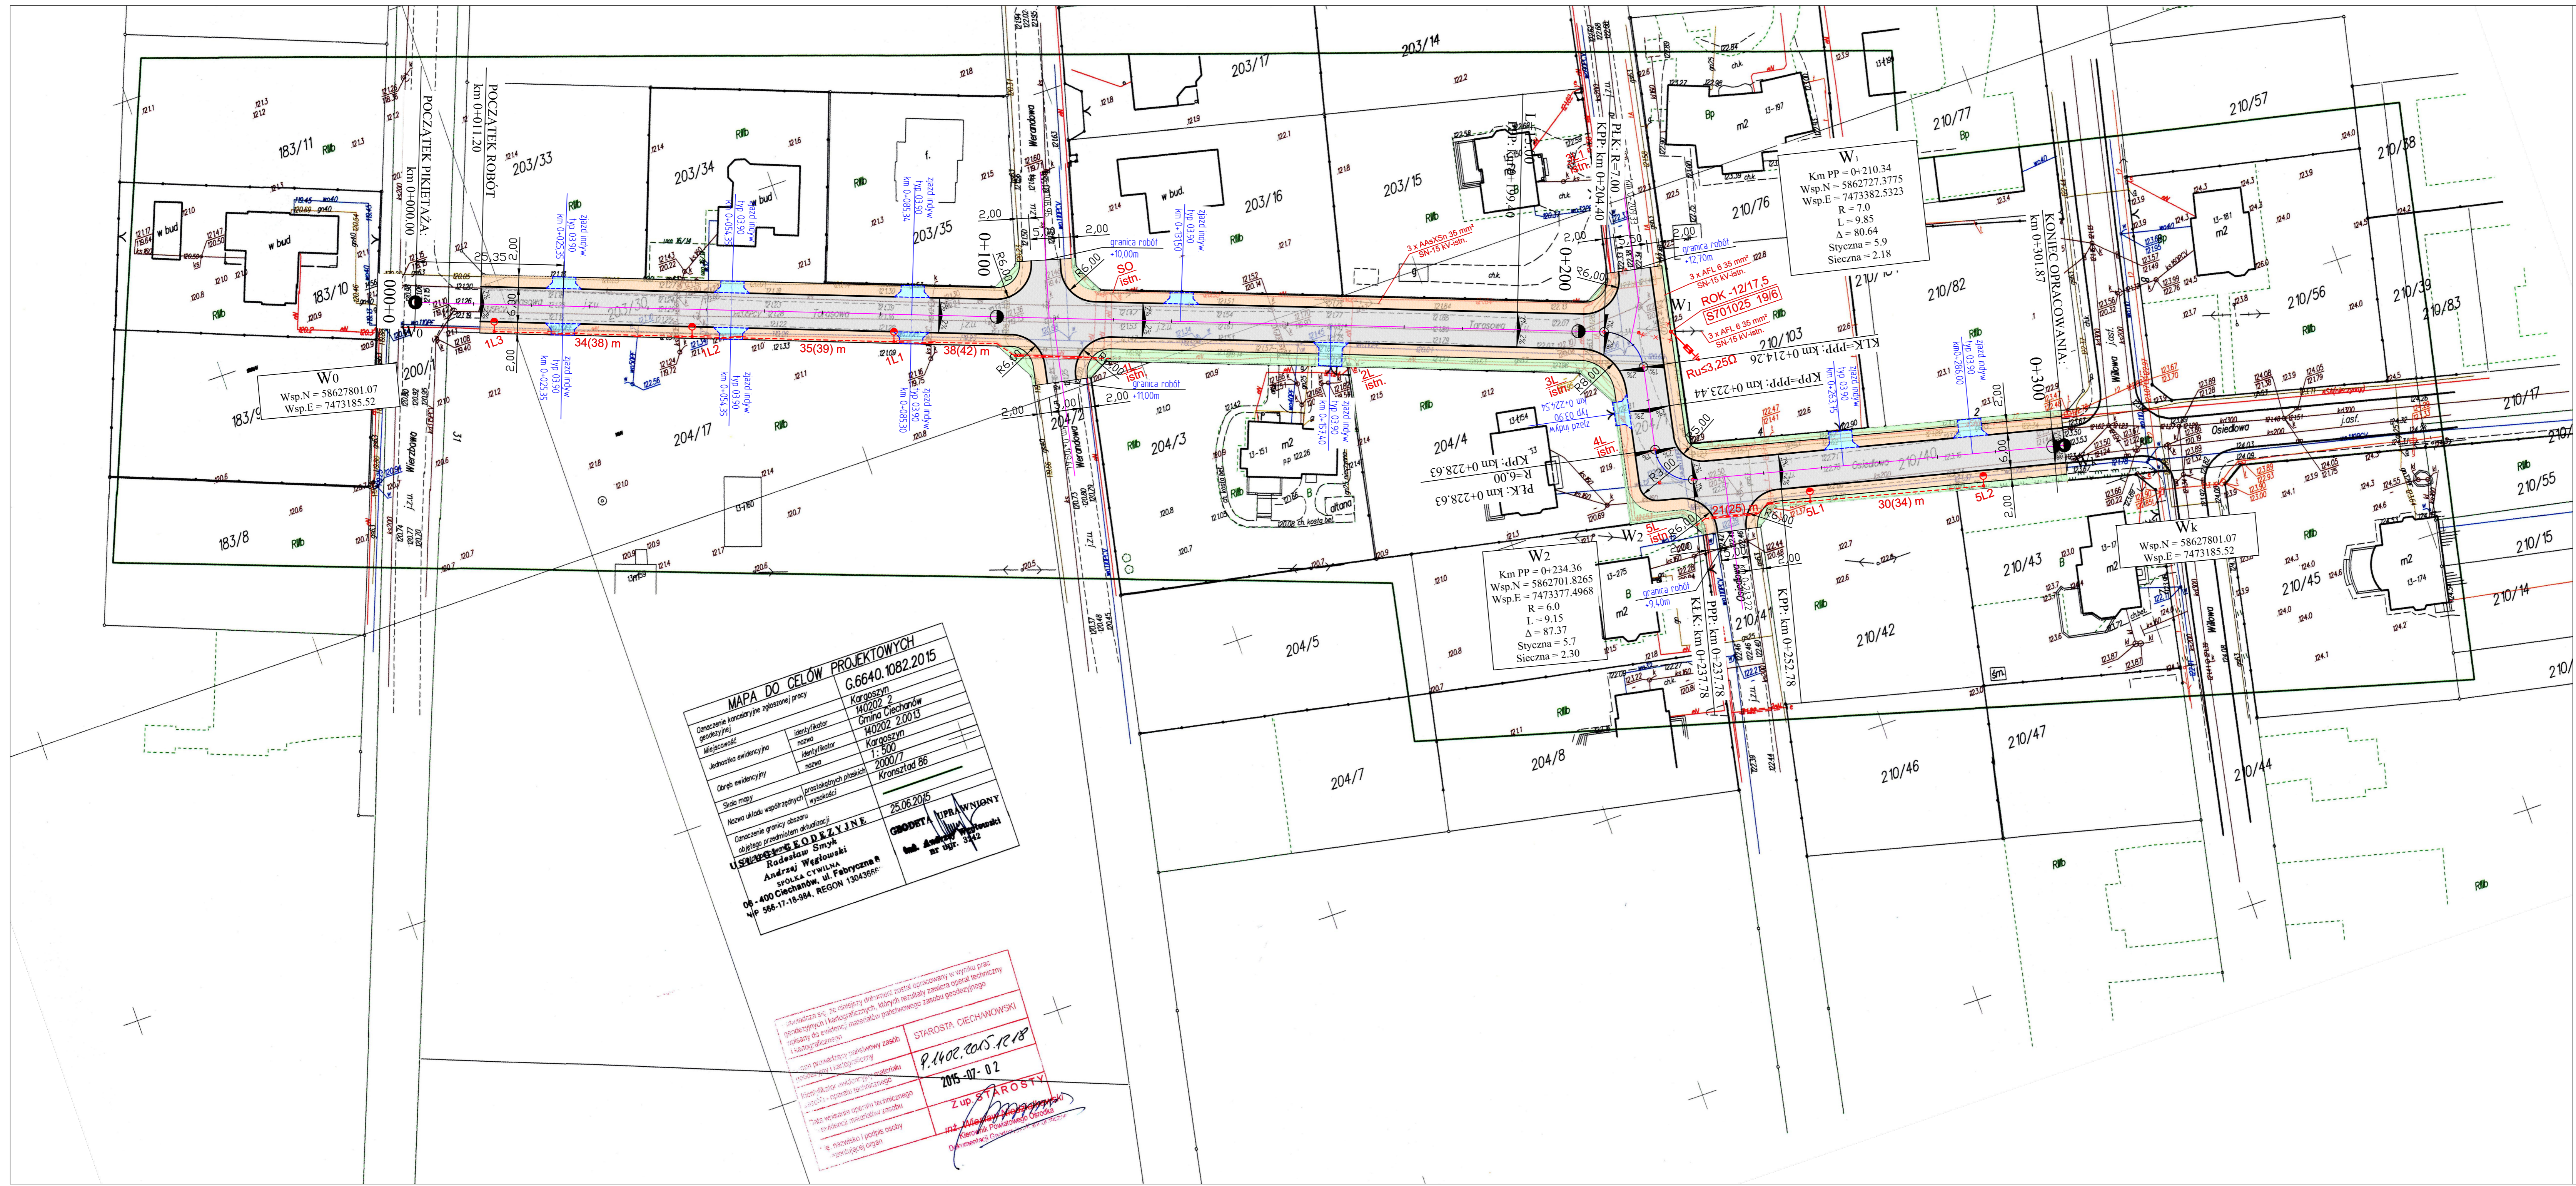

Starosta Ciechanowski
 P. 1402.2015.12.18
 2015-07-02
 Z up. Starosty
 M. Kowalski

Legenda:

- Branża drogowa**
- krawężniki bet. 15x30 wymiastone 12 cm
 - krawężniki bet. 15x30 wymiastone 2 cm
 - oporniki bet. 12x25 wtopione
 - obrzeża betonowe 8x30
 - nawierzchnia jezdni z bet. asfaltowego
 - nawierzchnia zjazdów z kostki bruk. bet. gr. 8 cm
 - chodnik - nawierzchnia z kostki bet. gr. 6 cm
 - teren zieleni niskiej

- Branża sanitarna**
- IL1 DN150 - Projektowana sieć kanalizacji deszczowej z rur PVC-U SDR34 Ø150
 - IL2 DN250 - Projektowana sieć kanalizacji deszczowej z rur PVC-U SDR34 Ø250
 - IL3 DN200 - Projektowana sieć kanalizacji deszczowej z rur PVC-U SDR34 Ø200
 - DI-00 - oznaczenie istniejącej studni połączeniowej
 - D-00 - oznaczenie projektowanej studni żelbetowej Ø1200
 - W-00 - oznaczenie projektowanego wpustu ulicznego

- Branża elektryczna**
- proj. kabel oświetl. ulicznego YAKXS 5*35 mm²
 - proj. latarnia oświetlenia ulicznego:
 - wysokość h=8 m, wysięgnik w=1,5 m, kąt 5 stopni,
 - oprawa uliczna sodowa o mocy 100W, SON TP
 - proj. przepust - rura osłonna karb. dwusieczna fi - 110 mm
 - istn. szafka oświetlenia ulicznego
 - proj. słup SN-15kV z żerdzi typu "E" (przebudowa)

INWESTOR	GMINA CIECHANÓW ul. Fabryczna 8, 06-400 Ciechanów		
JEDYNOSTKA PROJEKTOWA	WILECh Spółka Cywilna 06-400 Ciechanów, ul. Akacjowa 5		
ZAMIERZENIE BUDOWLANE	PRZEBUDOWA CIĄGU DRÓGOWEGO SKŁADAJĄCEGO SIĘ Z DWÓCH ODCINKÓW DRÓG GMINNYCH NR 121323W I NR 121318W, (UL. TARASOWA I UL. OSIEDLOWA) W M. KARGOSZYN, GMINA CIECHANÓW WRAZ Z ODWODNIENIEM I OŚWIETLENIEM		
TYP ILOŚCI	PROJEKT ZAGOSPODAROWANIA TERENU		
STADIUM	PROJEKT BUDOWLANY		
Nr rys.	skala: 1:500	data: kwiecień 2016 r.	
2	Imię i nazwisko	Uprawnienia	
BRANŻA DROGOWA			
PROJEKTOWAŁ	tech. Wiktor Lysko	upr. nr 151910d w spec. dz. inż. w zakresie drog.	
SPRAWDZIŁ	mgr inż. Lech Klicki	upr. nr MAZ/008/POOD/10 w specjalności drogowej	
BRANŻA SANITARNA			
PROJEKTOWAŁ	mgr inż. Marek Pietrzak	upr. nr Ciel-91 w spec. instalacyjno-mz. w zakresie sieci.	
SPRAWDZIŁ	mgr inż. Mariusz Wilkowski	upr. nr MAZ/042/POOD/12 w specjalności instalacyjno-mz. w zakresie sieci i instal. sanitarnych	
BRANŻA ELEKTRYCZNA			
PROJEKTOWAŁ	mgr inż. Andrzej Skarzynski	upr. bud. nr Ciel-75/88 w specjalności instal. inżynierskiej w zakresie instalacji elektrycznych w.	
SPRAWDZIŁ	mgr inż. Mirosław Kotkowski	upr. bud. nr Ciel-48/84 w specjalności instal. inżynierskiej w zakresie instalacji elektrycznych	