


Zestawienie profili podłużnych:

- D-02 - D-05
- K-08 - D-09
- K-08 - D-07
- K-13 - D-12
- D-14 - D-15
- D-17 - D-18
- DI-10 - D-19
- D-21 - D-22

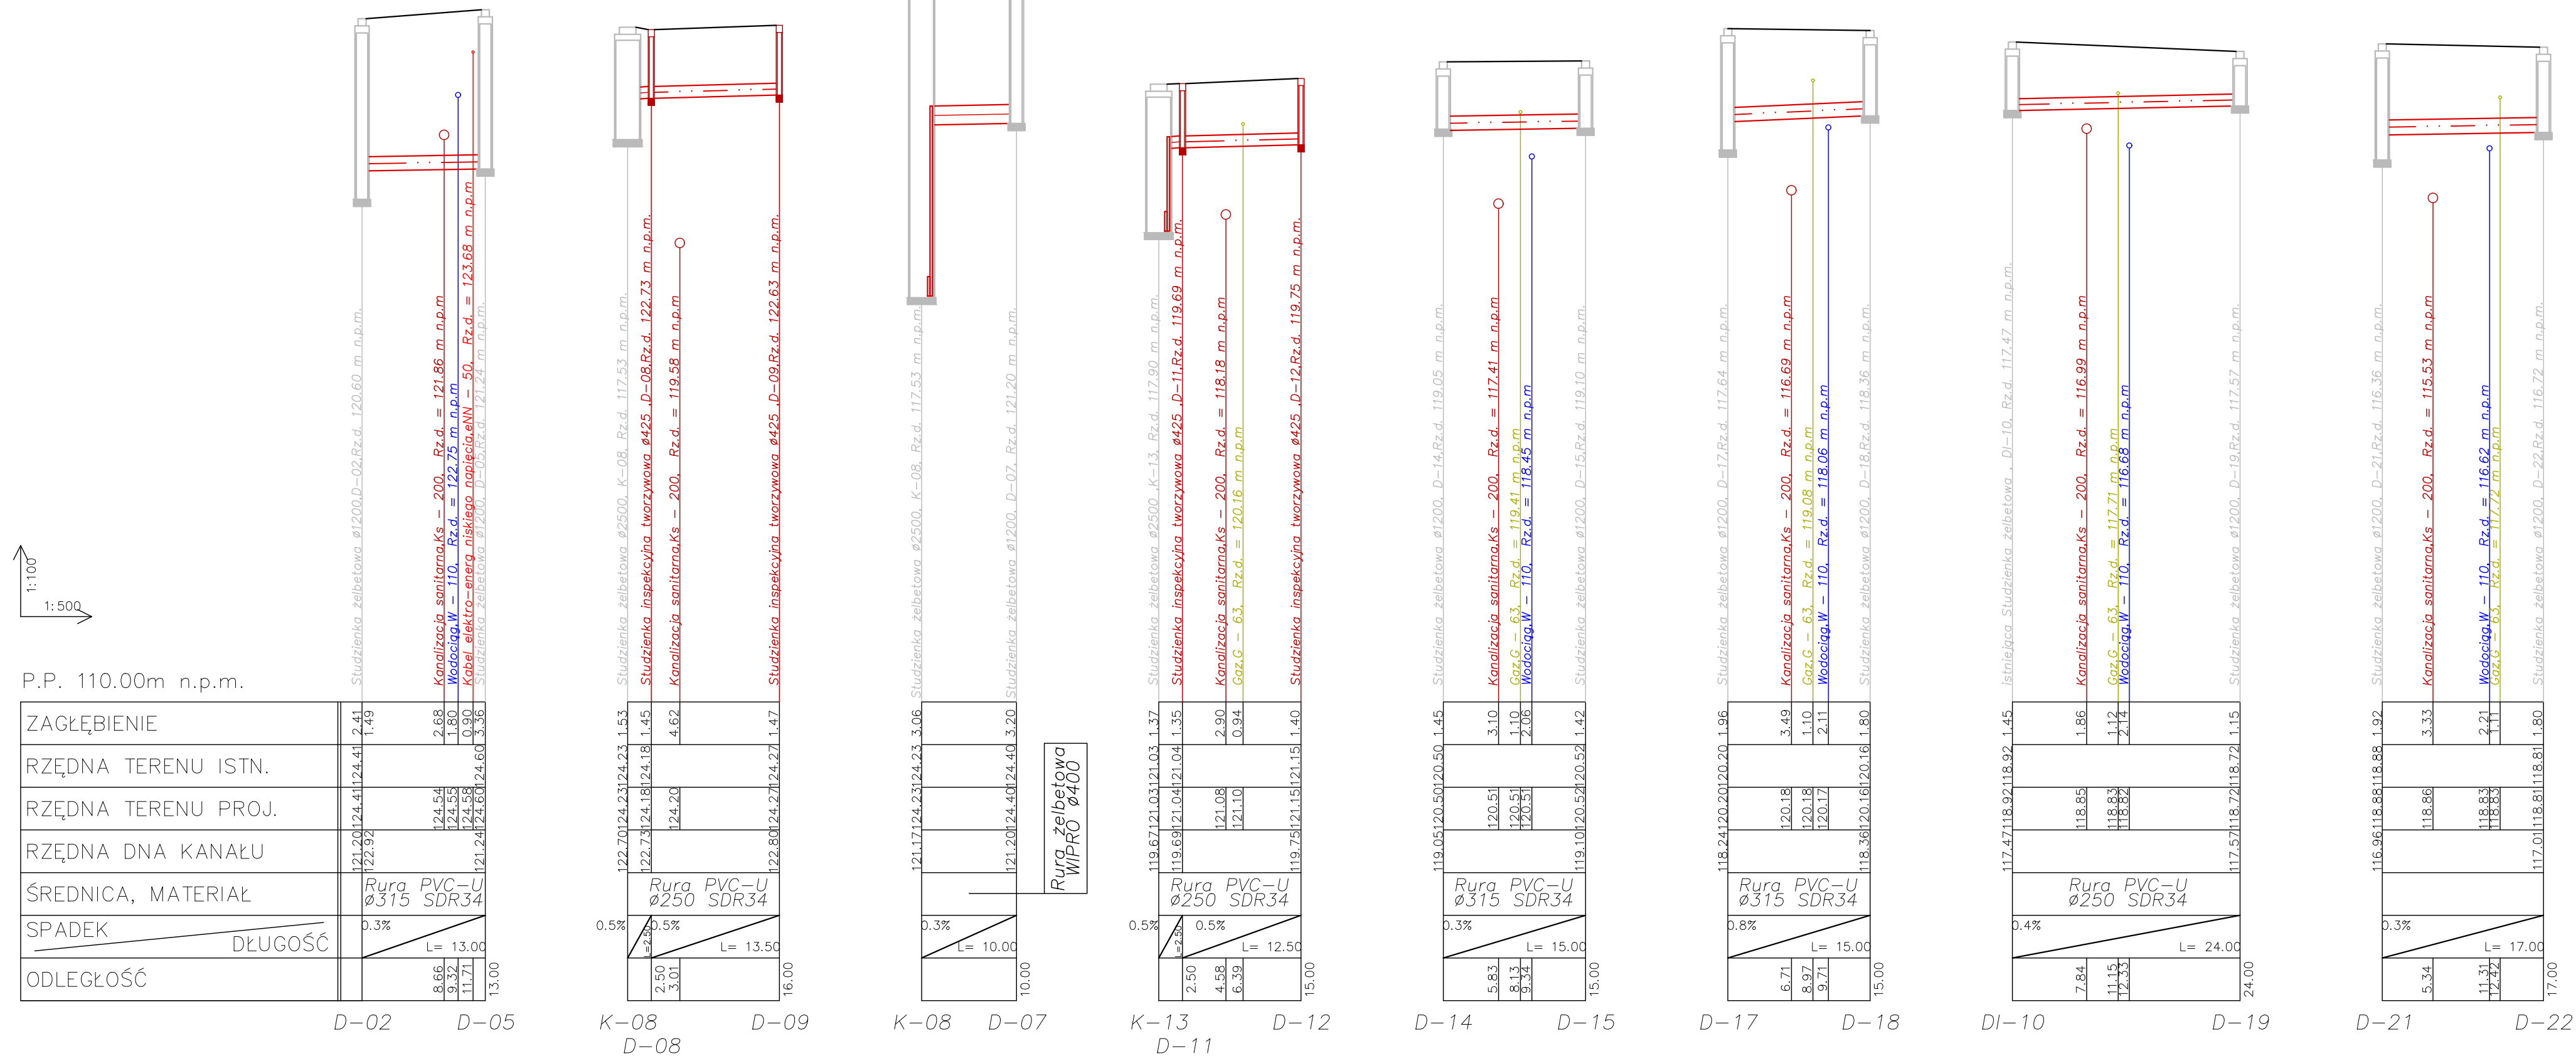

OZNACZENIA:

- ks - PROJEKTOWANA SIĘĆ KANALIZACJI DESZCZOWEJ
- G - GAZOCIĄG
- W - WODOCIĄG
- eNN - KABEL ELEKTRO-ENERGETYCZNY
- kd/ks - KANALIZACJA DESZCZOWA / KANALIZACJA SANITARNA
- tp - TELEKOMUNIKACJA

UWAGA:

przed przystąpieniem do wykopów mechanicznych należy:

- Wytyczyć geodezyjnie trasę sieci oraz kolizje z istniejącym uzbrojeniem terenu
- Ręcznie odkopać kolizje z kablami energetycznymi, telekomunikacyjnymi, sieciami gazowymi oraz przyłączami wodociągowymi
- Wykonane w/w prace zgłosić inspektorowi nadzoru w celu ewentualnej korekty trasy sieci.

INWESTOR:	Gmina Ciechanów 06-400 Ciechanów ul.Fabryczna 8	Projektant:	mgr inż. Juliusz Marek Pietrzak Nr uprawnień: Cje 4/81 w specjalności instalacyjno-inżynierskiej w zakresie sieci	DATA OPRACOWANIA: SIERPIEŃ 2015
ZADANIE:	ROZBUDOWA CIĄGU DROGOWEGO DŁUGOŚCI 1428,17M ZŁOŻONEGO Z DWÓCH ODCINKÓW DRÓG GMINNYCH - DG NR 121313 W CIECHANÓW (KARGOSZYN (UL. WIEŻBOWA) - DG NR 121345 UL. WIEJSKA W M. KARGOSZYN, GMINA C-NÓW WRAZ Z ODWODNIENIEM I OŚWIETLENIEM)	Sprawdzający:	mgr inż. Mariusz Wilkowski Nr uprawnień: MAZ/0425/POOS/12 w specjalności instalacyjno-inżynierskiej w zakresie sieci i instalacji sanitarnych	SKALA: 1: 100 1: 500
PRZEDMIOT OPRACOWANIA:	SIĘĆ KANALIZACJI DESZCZOWEJ W DRODZE GMINNEJ, CIECHANÓW (KARGOSZYN (UL. WIEŻBOWA) ORAZ UL. WIEJSKIEJ) W M. KARGOSZYN, GMINA C-NÓW	NAZWA RYSUNKU:	Profil podłużny sieci kanalizacji deszczowej	NUMER RYSUNKU: 7